



1階給排水衛生設備図 S=1/100

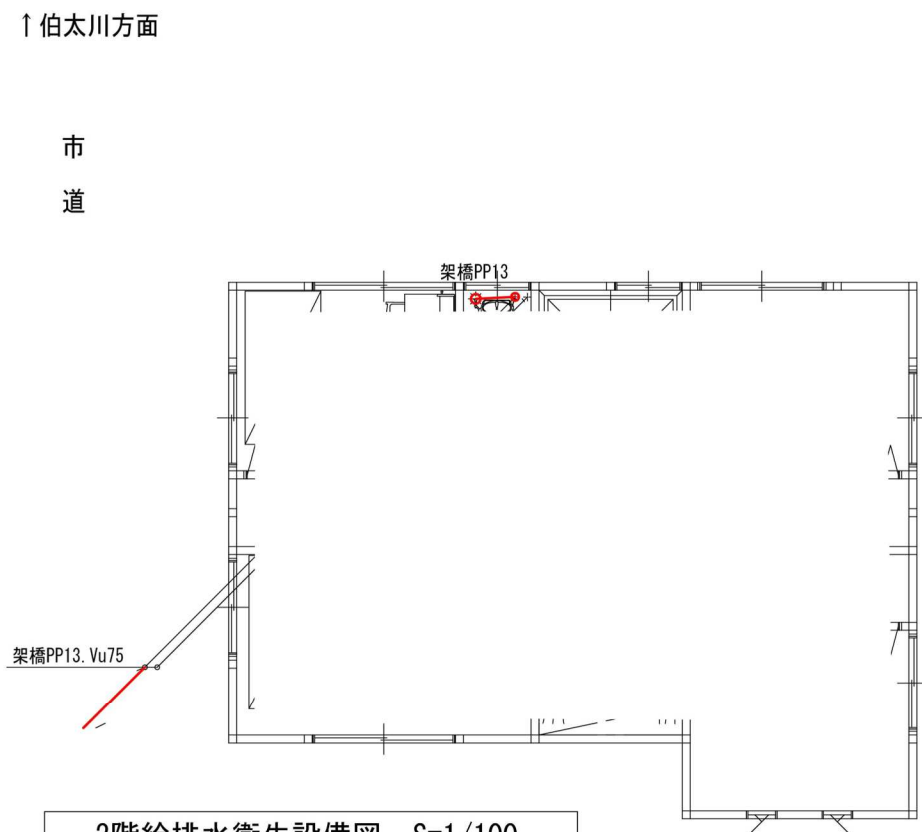

方位が記入してある

2階給排水衛生設備図 S=1/100

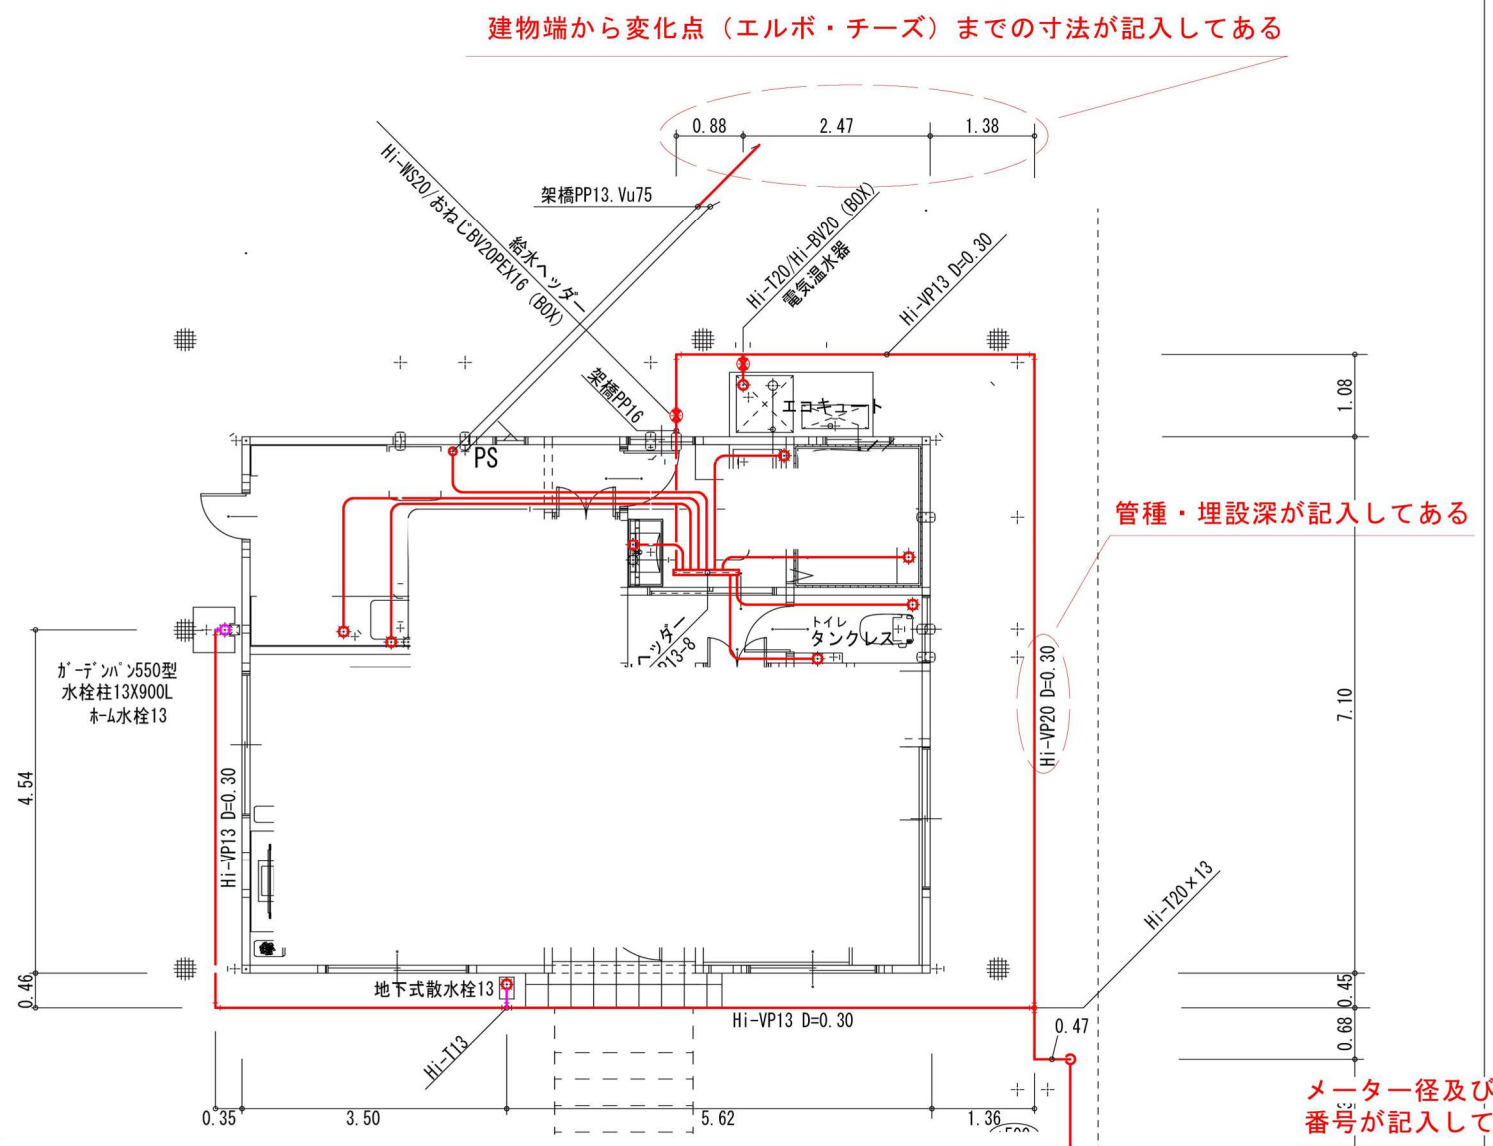

建物端から変化点（エルボ・チーズ）までの寸法が記入してある



管種・埋設深が記入してある

メーター径及び番号が記入してある

本管から給水管の敷地内引込の詳細が記入されている（使用材料含む）

給水管引込み横断面図 S=1:50

(b) - (b')

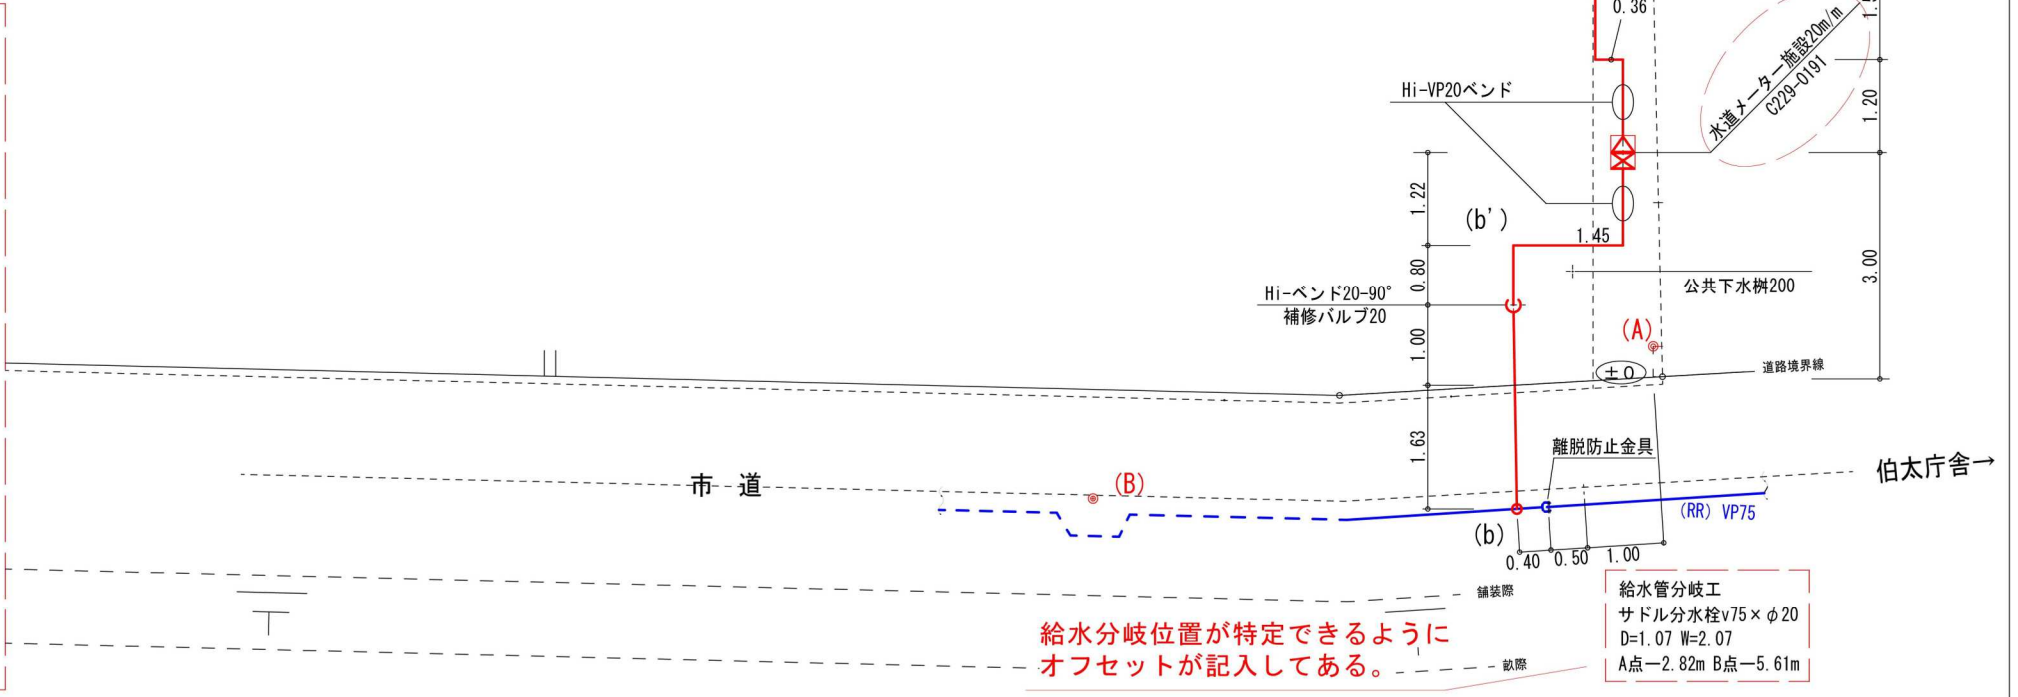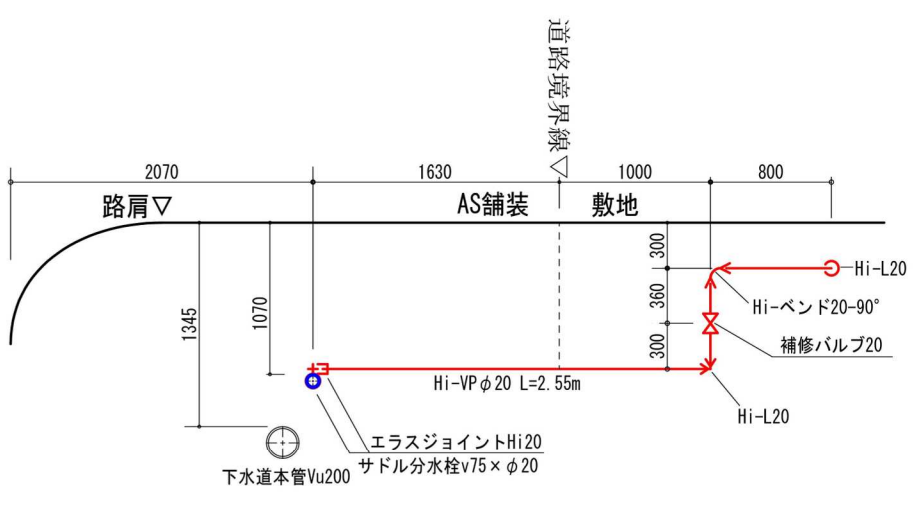

給水分岐位置が特定できるようにオフセットが記入してある。

給水管分岐工  
サドル分水栓φ75×φ20  
D=1.07 W=2.07  
A点—2.82m B点—5.61m

工事名称	図面名称	縮尺
様邸 新築工事	給排水衛生設備図	S=1/100

